


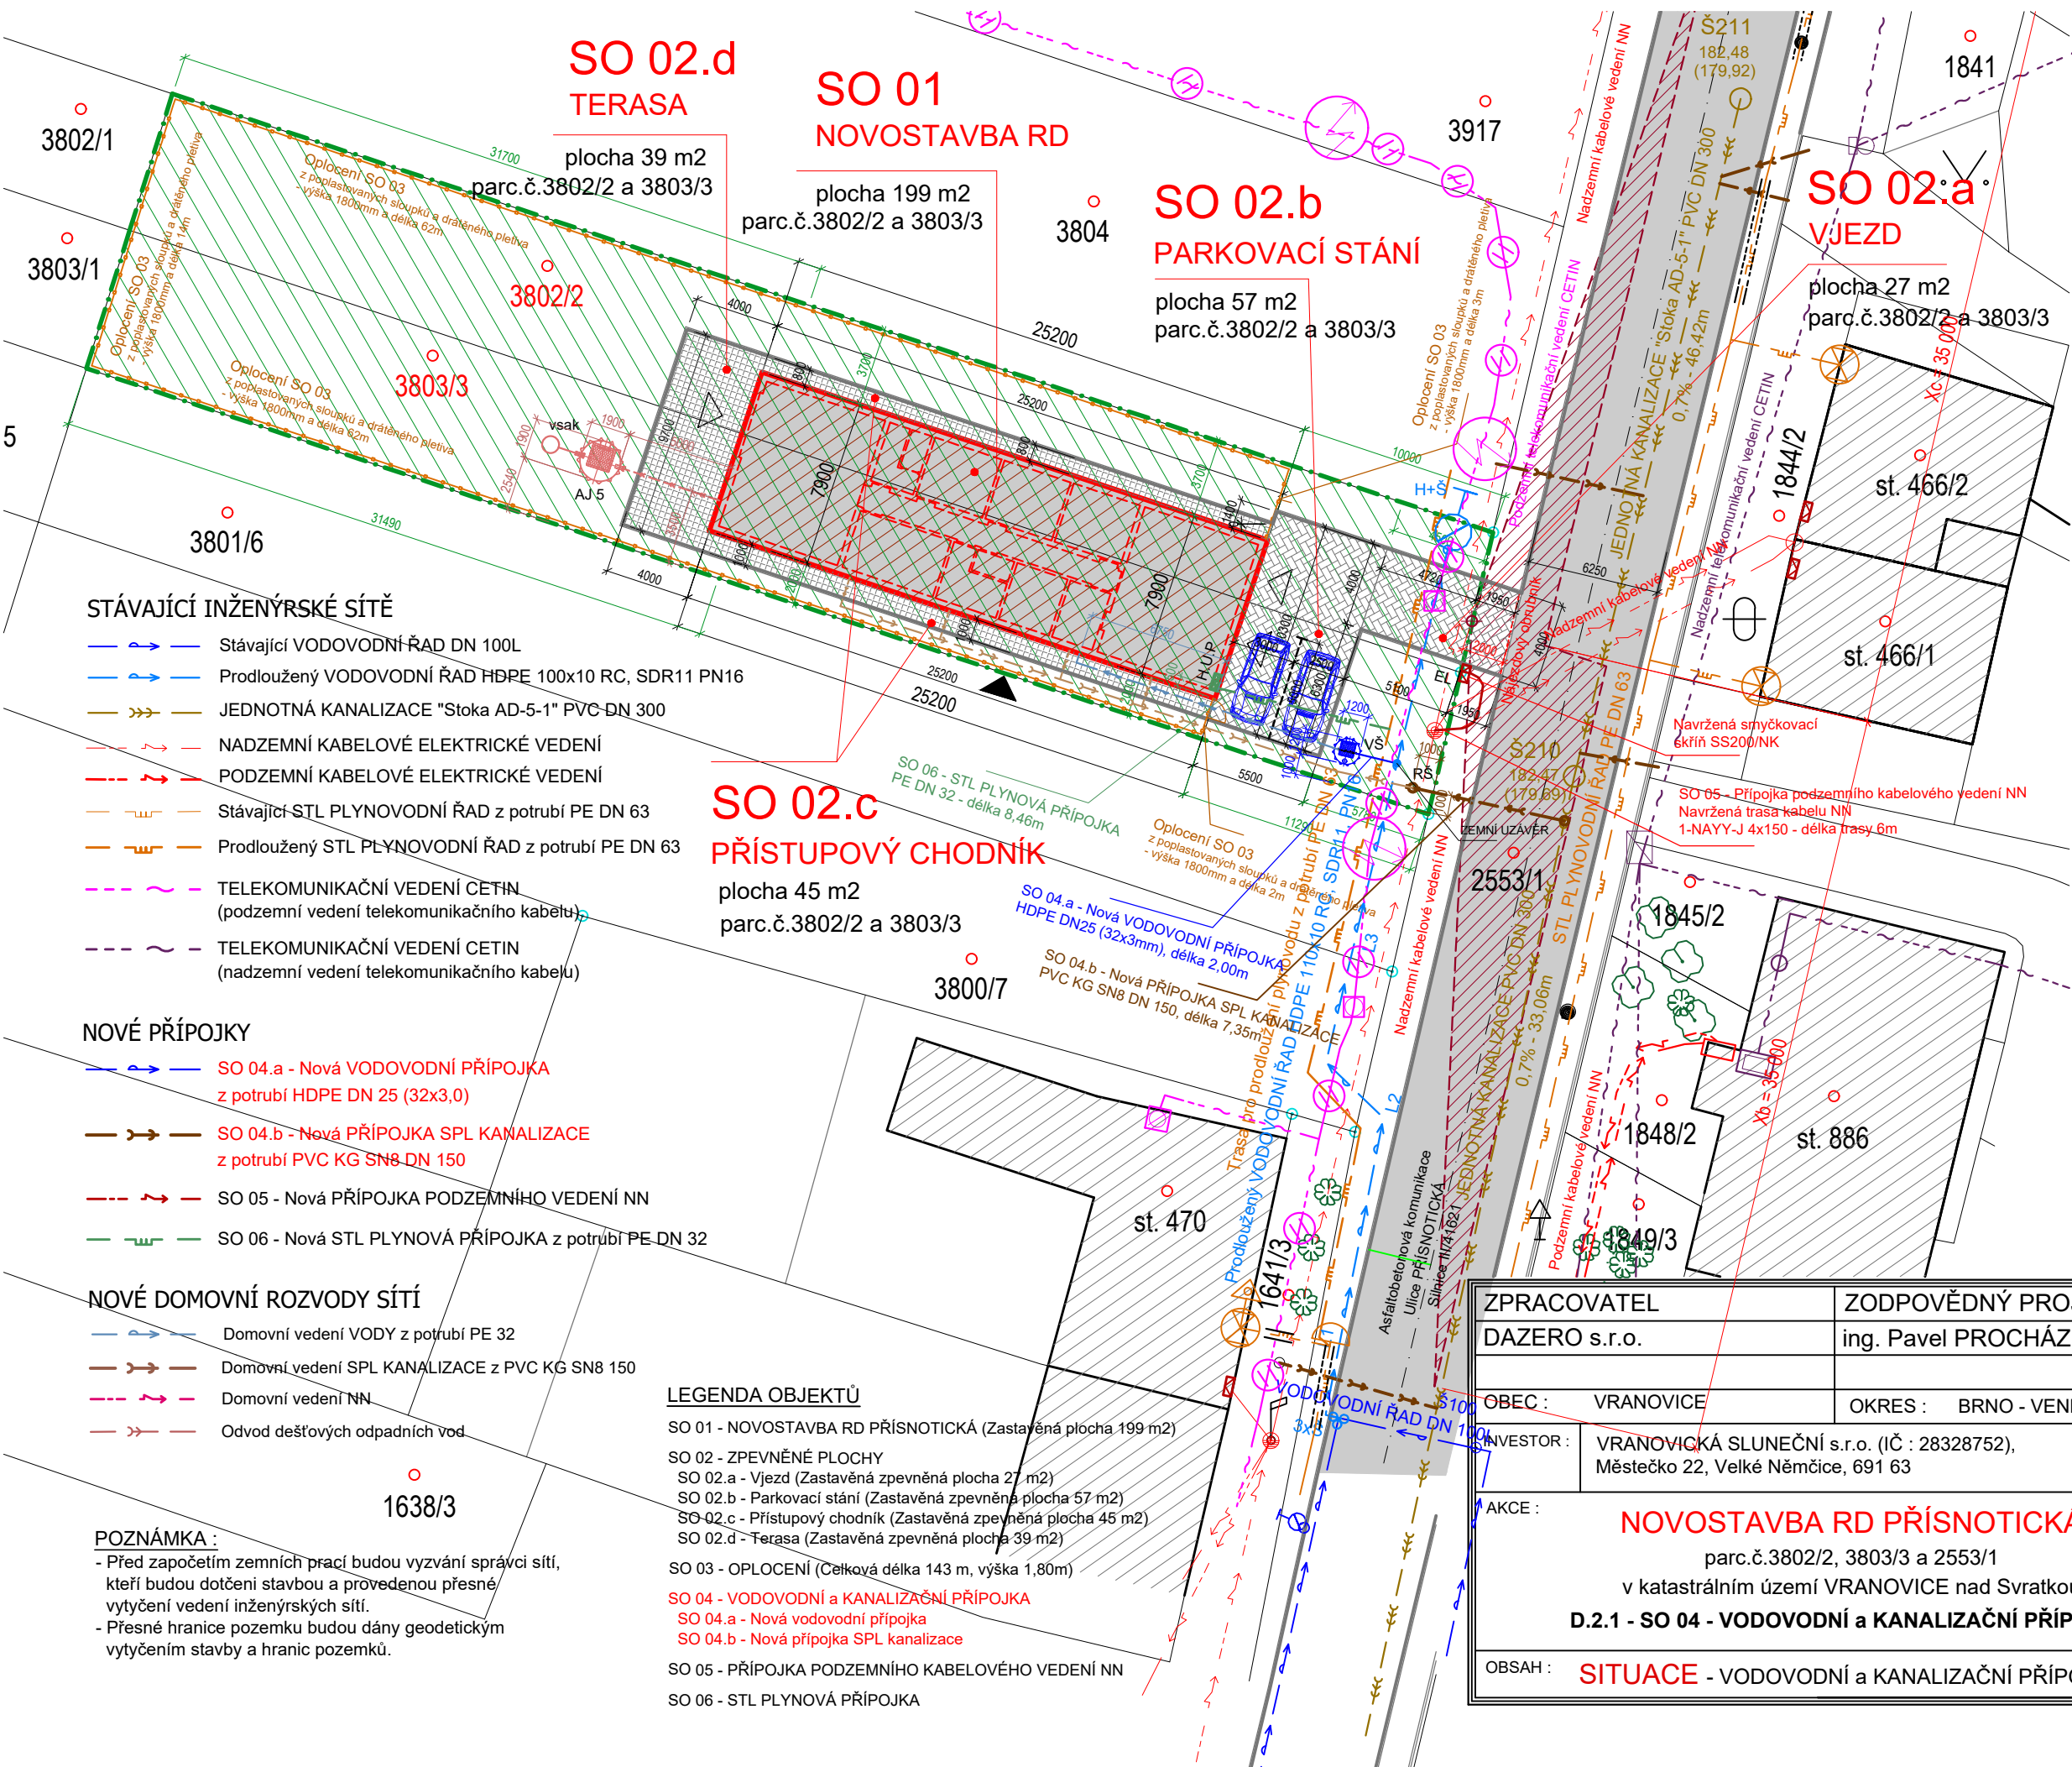


SITUACE

LEGENDA

- NOVĚ REALIZOVANÝ OBJEKT
- SO 01 - NOVOSTAVBA RD PRÍSNOTICKÁ
- HRANICE POZEMKU
- POZEMNÍ KOMUNIKACE - Silnice III/41621 - Asfaltbetonová pozemní komunikace
- SO 02 - Nové ZPEVNĚNÉ PLOCHY
 - SO 02.a - Vjezd - zámková dlažba
 - SO 02.b - Parkovací stání - zámková dlažba
- SO 02 - Nové ZPEVNĚNÉ PLOCHY
 - SO 02.c - Přístupový chodník - zámková dlažba
 - SO 02.d - Terasa - zámková dlažba
- HLAVNÍ VSTUP DO OBJEKTU
- VEDLEJŠÍ VSTUP DO OBJEKTU
- p.č. PARCELNÍ ČÍSLA POZEMKŮ INVESTORA
- PARCELNÍ HRANICE dle KN

LEGENDA ZNAČEK

- AJ 5 AKUMULAČNÍ JÍMKA
 - plastová, samonosná,
 - objem 5 m3
- VŠ VODOMĚRNÁ ŠACHTA
 - plastová, Ø1200mm
 - poklop 600x600
 - oplastovaný žebřík
- RŠ Nová REVIZNÍ ŠACHTA
 - Wavin DN 400
- EL Nová elektroměrná skříň
 - rozměr 600 x 600 x 300mm
- HUP Nová plynoměrná skříň
 - 600x600x300
 - 300mm nad terénem

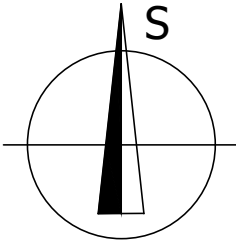

ZPRACOVATEL		ZODPOVĚDNÝ PROJEKTANT	ing. PAVEL PROCHÁZKA Kopečky 1056/13 691 06 Velké Pavlovice Tel: 777 109 664, 774 812 778 ČKAIT 1006014
DAZERO s.r.o.		ing. Pavel PROCHÁZKA	
OBEC : VRANOVICE		OKRES : BRNO - VENKOV	
INVESTOR : VRANOVICKÁ SLUNEČNÍ s.r.o. (IČ : 28328752), Městečko 22, Velké Němčice, 691 63		DATUM : 01/2021	STUPEŇ : DUS+OS
AKCE : NOVOSTAVBA RD PRÍSNOTICKÁ parc.č.3802/2, 3803/3 a 2553/1 v katastrálním území VRANOVICE nad Svratkou		FORMÁT : 2 x A4	MĚŘÍTKO : 1 : 300
OBSAH : SITUACE - VODOVODNÍ a KANALIZAČNÍ PŘÍPOJKA		PŘÍLOHA : D.2.1 2	